


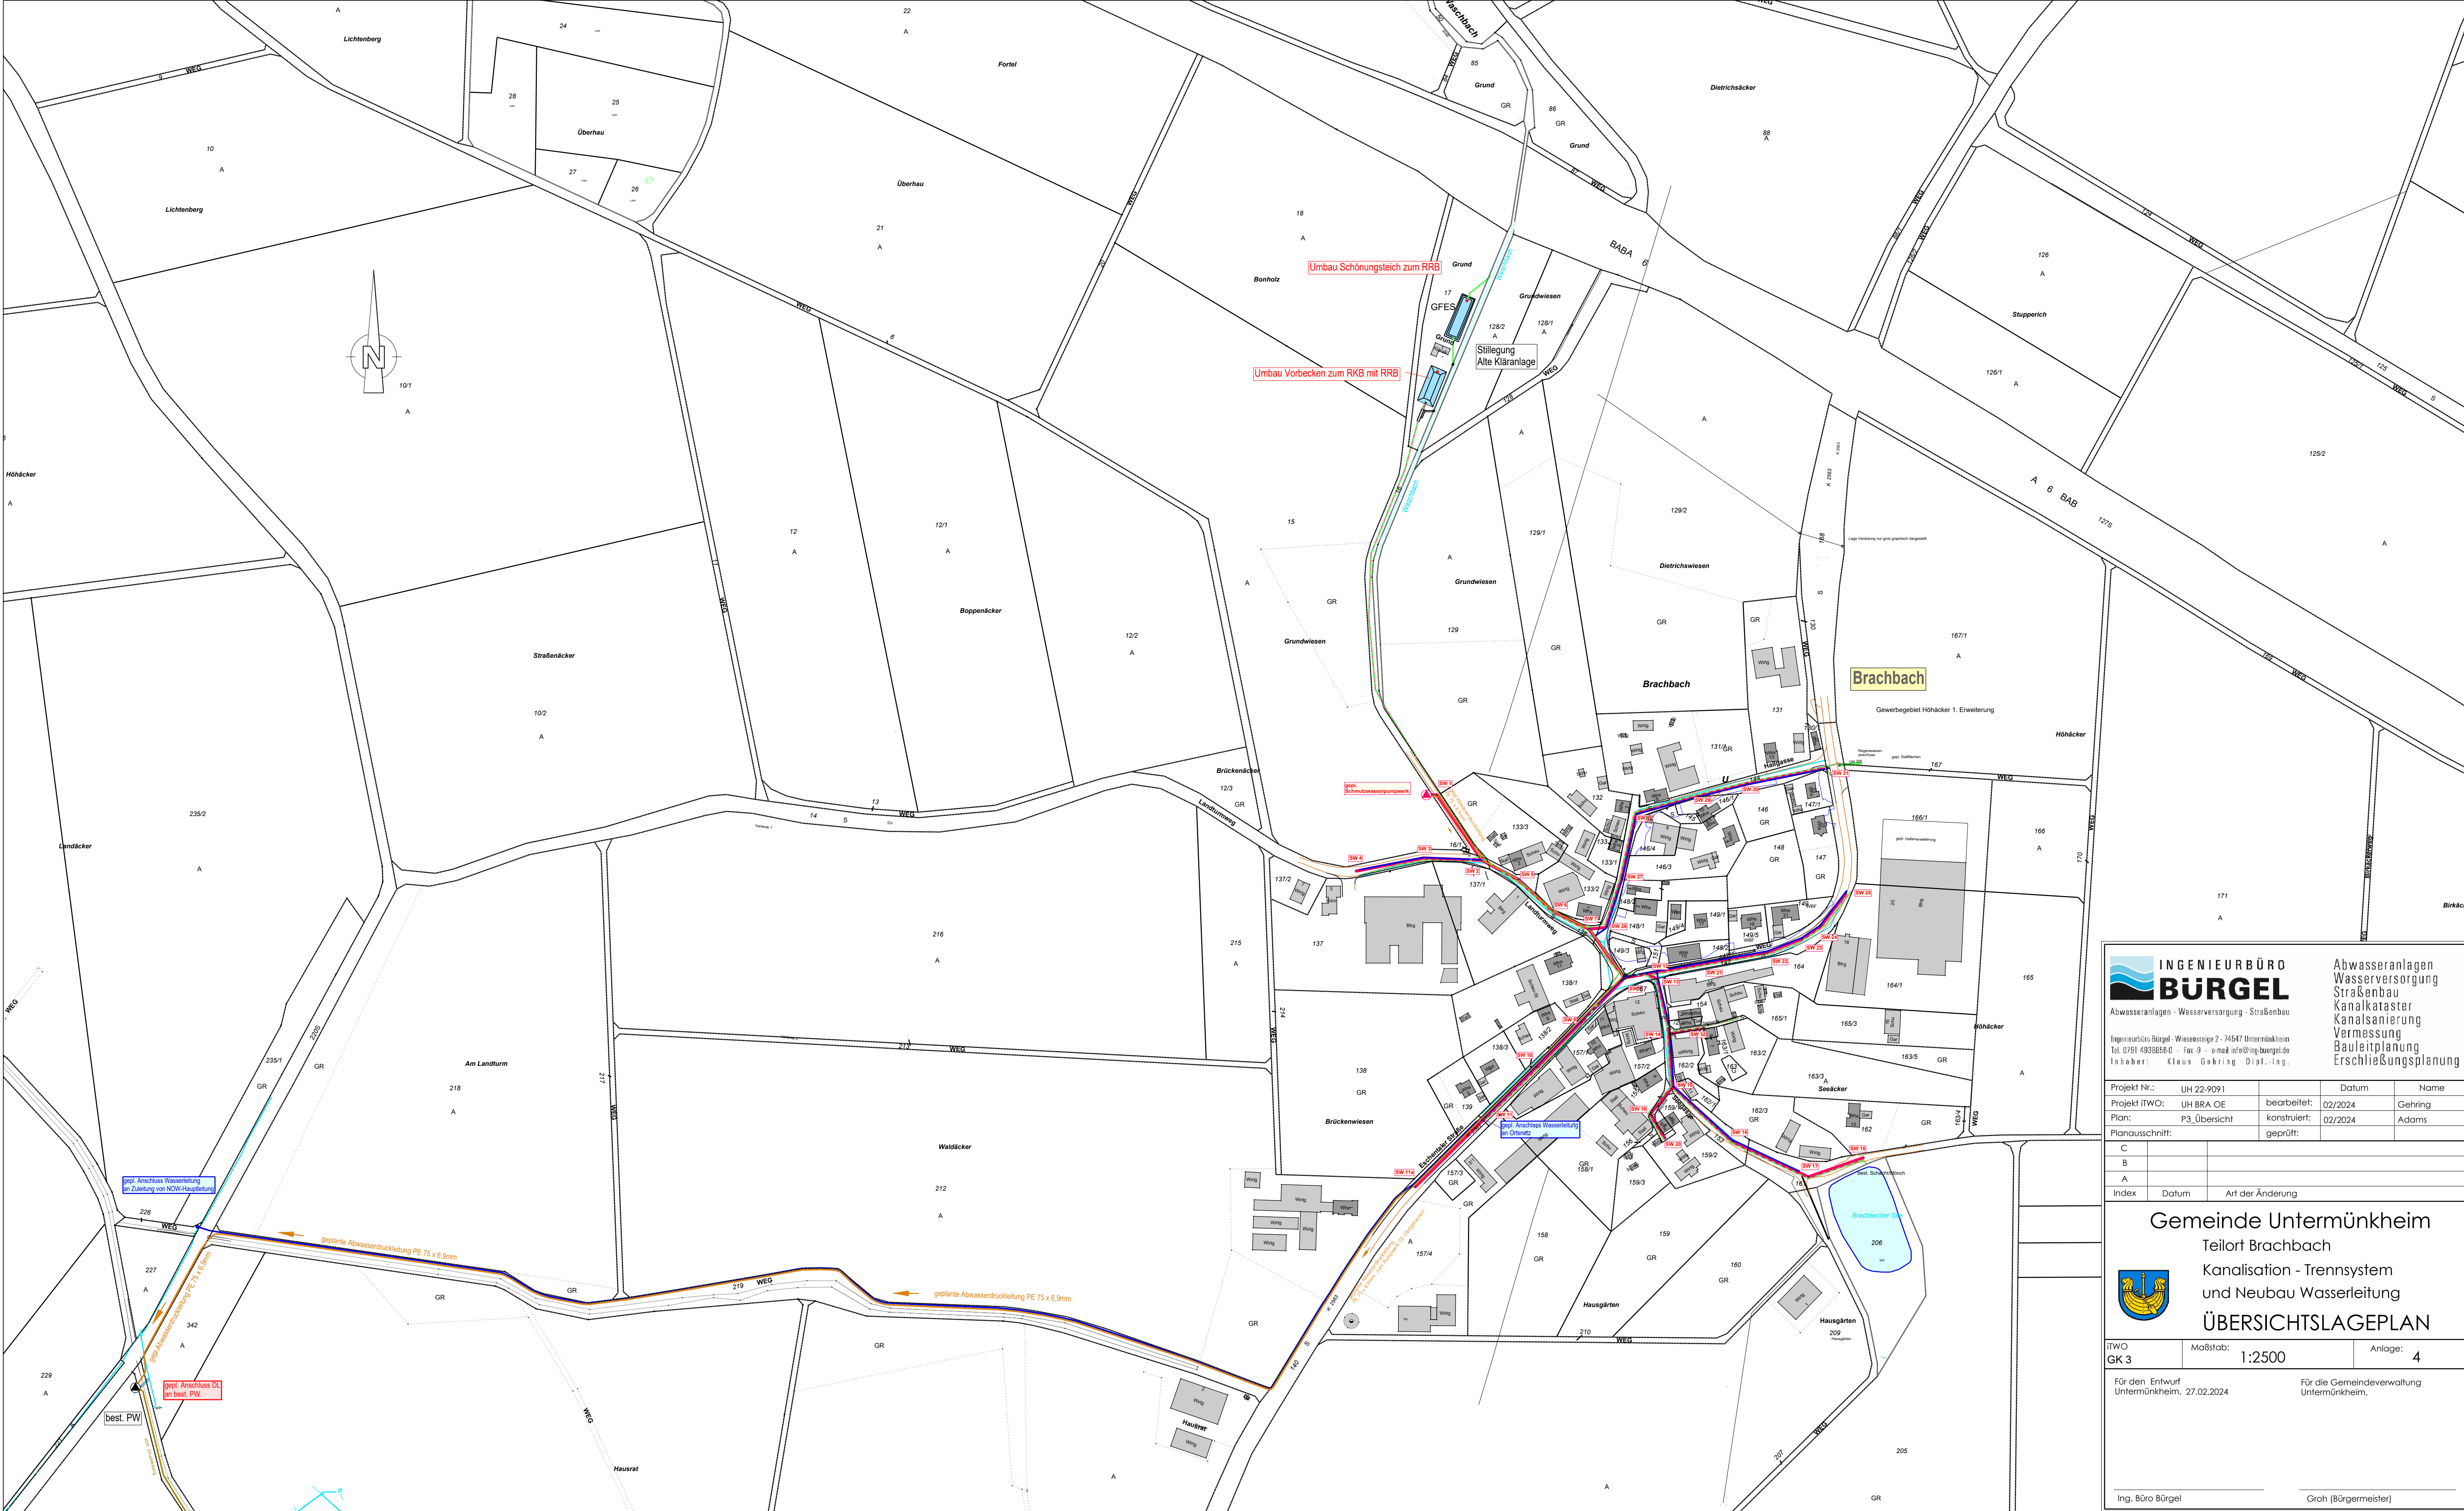



**INGENIEURBÜRO
BÜRGEL**

Abwasseranlagen · Wasserversorgung · Straßenbau
Ingenieurbüro Bürgel · Wiesensteige 2 · 74547 Untermünkheim
Tel. 07141 493565-0 · Fax 9 · e-mail info@ing-buergel.de
Inhaber: Klaus Gehring Dipl.-Ing.

Abwasseranlagen
Wasserversorgung
Straßenbau
Kataster
Kanalisation
Vermessung
Bauleitplanung
Erschließungsplanung

Projekt Nr.:	UH 22-9091	Datum:		Name:	
Projekt ITWO:	UH BRA OE	bearbeitet:	02/2024	Gehring	
Plan:	P3 Übersicht	konstruiert:	02/2024	Adams	
Planausschnitt:		geprüft:			
C					
B					
A					
Index	Datum	Art der Änderung			

Gemeinde Untermünkheim
Teilort Brachbach
Kanalisation - Trennsystem
und Neubau Wasserleitung
ÜBERSICHTSLAGEPLAN



ITWO GK 3	Maßstab: 1:2500	Anlage: 4
Für den Entwurf Untermünkheim, 27.02.2024		Für die Gemeindeverwaltung Untermünkheim,
Ing. Büro Bürgel		Groh (Bürgermeister)